



1 PLANTA BAIXA - Térreo
Escala: 1:50

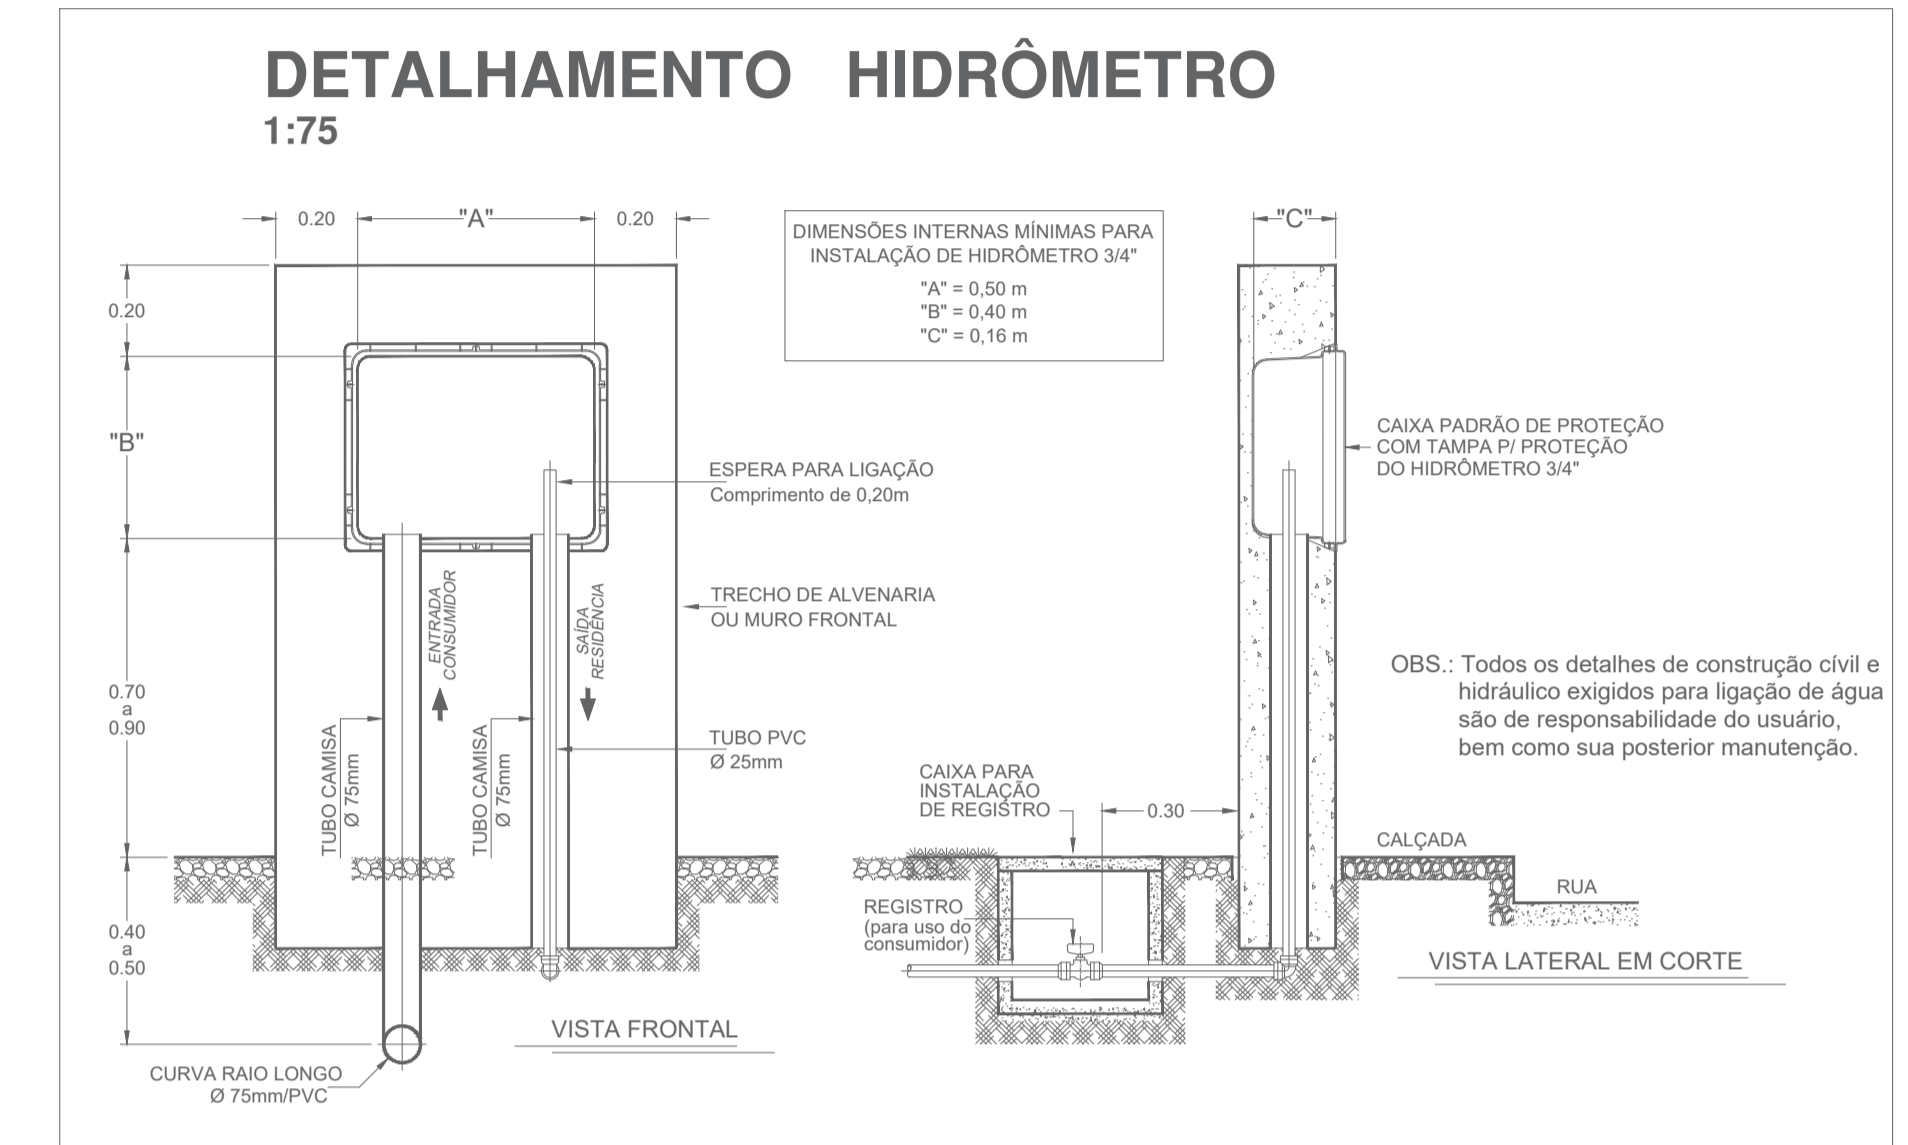

3 DETALHAMENTO HIDRÔMETRO
Escala: 1:75

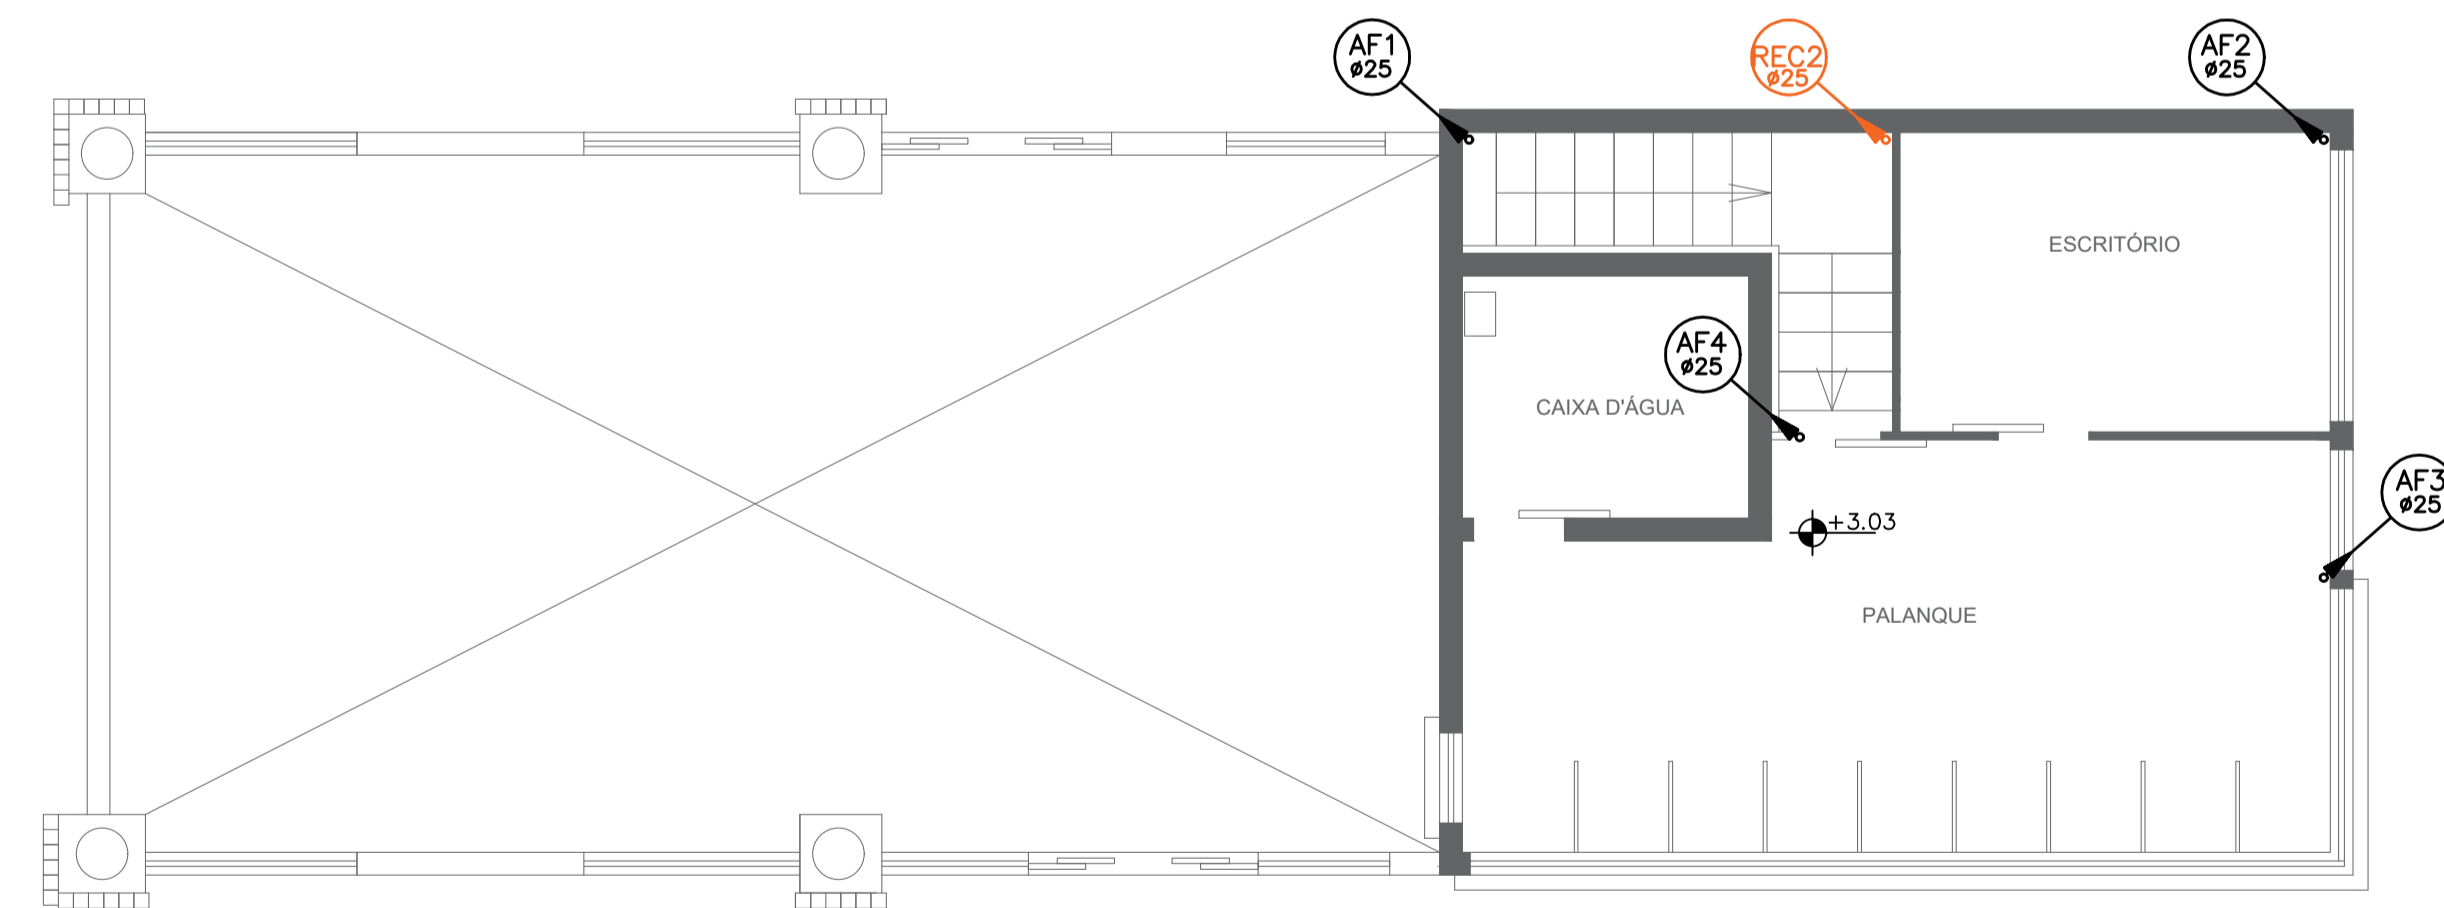

2 PLANTA BAIXA - Primeiro Pavimento
Escala: 1:50

- Legenda:
- AF - Coluna de Água Fria
 - CIG - Caixa de Inspeção Geral
 - CG - Caixa de Gordura
 - CH - Chuveiro
 - LAV - Lavatório
 - PIA - Pia cozinha
 - RE - Ramal de Esgoto
 - REC - Recalque
 - RG - Registro de Gaveta
 - TG - Tubo de Gordura

		PREFEITURA MUNICIPAL DE LAGUNA Secretaria de Planejamento e Desenvolvimento Econômico e Social Gestão 2017/2020	
		Projeto: REFORMA ASL ASSOCIAÇÃO DE SURF DE LAGUNA	Equipe Técnica: Arquiteto Orientador: ARQUITETO MARCUS PAULOINO TEIXEIRA Engenheira Civil: SABRINA GOULART DA SILVA
Projeto: PROJETO HIDROSSANITÁRIO		Responsável Técnico: Sabrina Goulart da Silva Engenheira Civil - PML	Proprietário: Arquiteto Marcus Paulino Teixeira Secretário de Planejamento
Descrição da Planta: PLANTA BAIXA TÉRREO E PRIMEIRO PAVIMENTO HIDRÁULICO		Data: 01/04	Data: Junho/2020