



4 PLANTA BAIXA PAV. SUPERIOR
Escala: 1:50

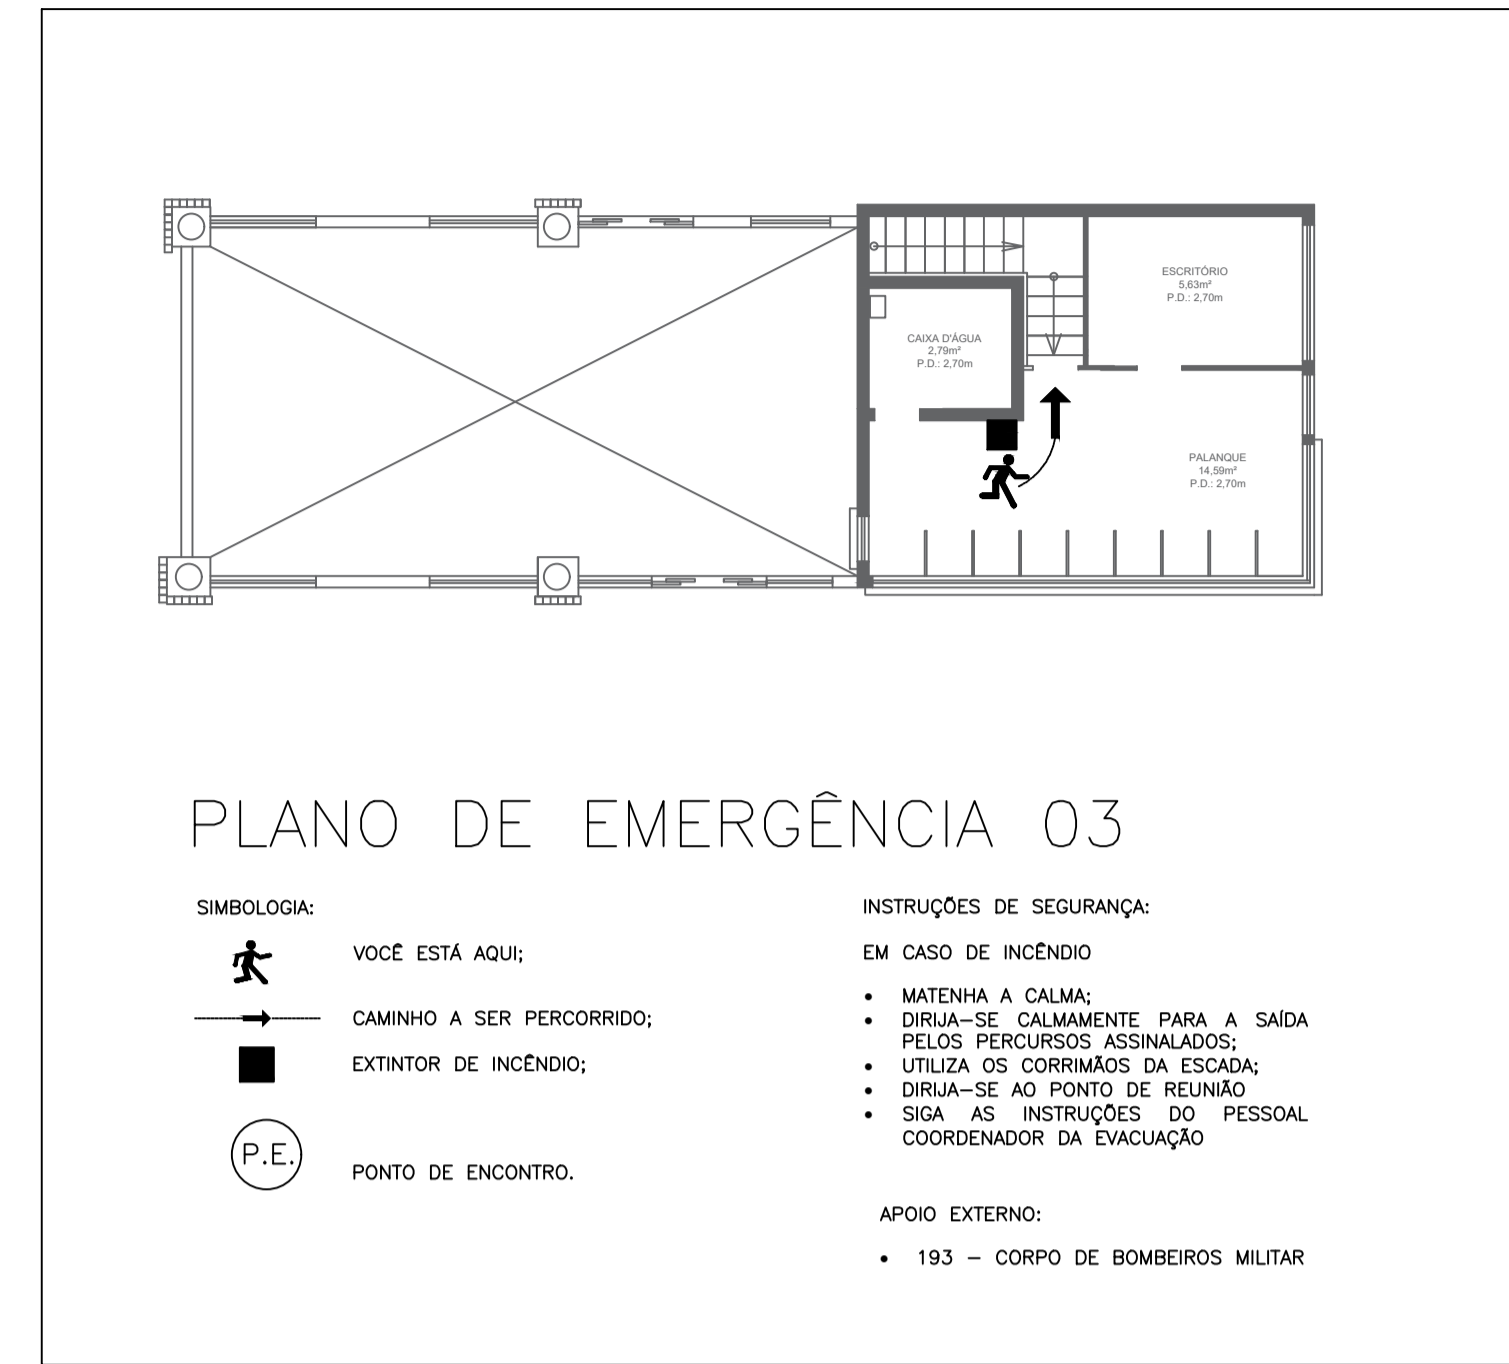


PLANO DE EMERGÊNCIA 03

- SIMBOLOGIA:**
- VOCÊ ESTÁ AQUI:
 - CAMINHO A SER PERCORRIDO:
 - EXTINTOR DE INCÊNDIO:
 - P.E. PONTO DE ENCONTRO.
- INSTRUÇÕES DE SEGURANÇA:**
- EM CASO DE INCÊNDIO**
- MATENHA A CALMA;
 - DIRIJA-SE CALMAMENTE PARA A SAÍDA PELOS PERCURSOS ASSINALADOS;
 - LITILIZE OS CORRIMÕES DA ESCADA;
 - DIRIJA-SE AO PONTO DE REUNIÃO
 - SIGA AS INSTRUÇÕES DO PESSOAL COORDENADOR DA EVACUAÇÃO
- APOIO EXTERNO:**
- 193 - CORPO DE BOMBEIROS MILITAR


5 PLANO DE EMERGÊNCIA 03
Escala: 1:100

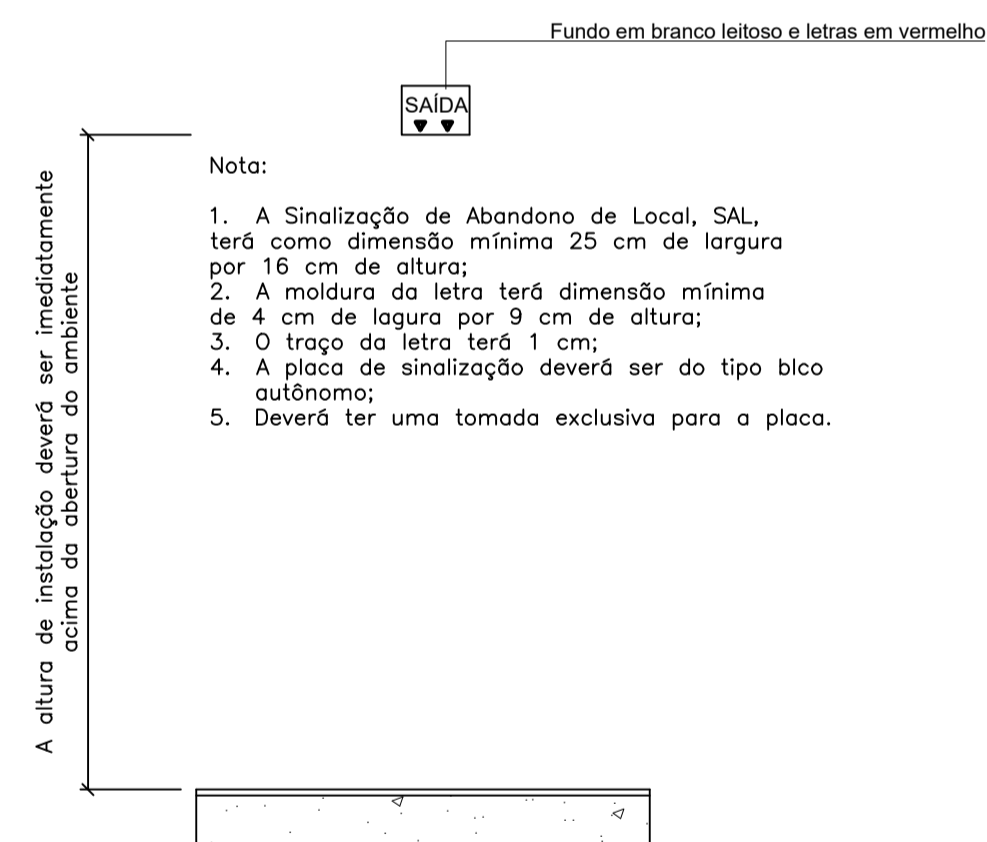

6 SINALIZAÇÃO S.A.L.
Escala: 1:25

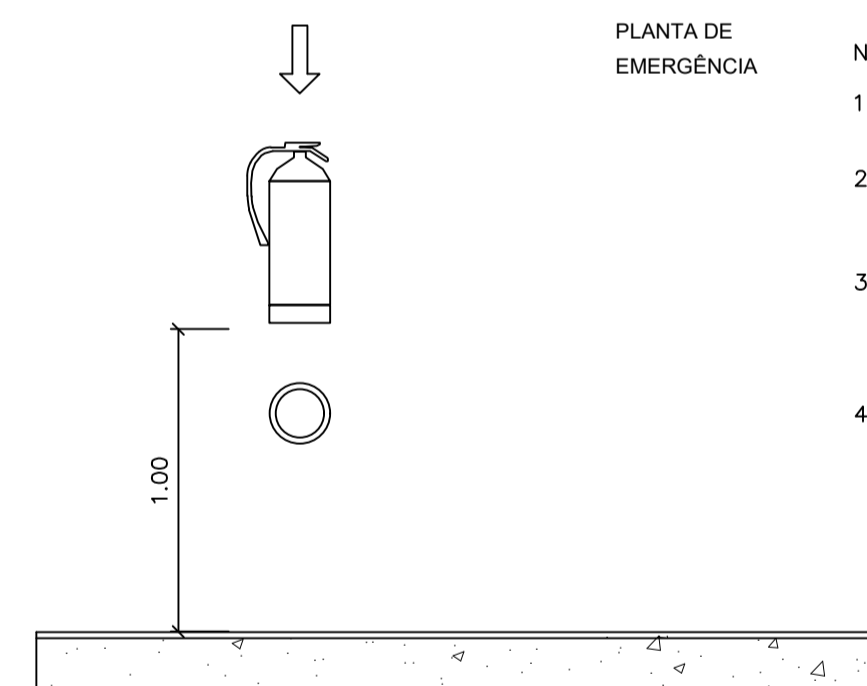

7 SINALIZAÇÃO EXTINTOR
Escala: 1:25

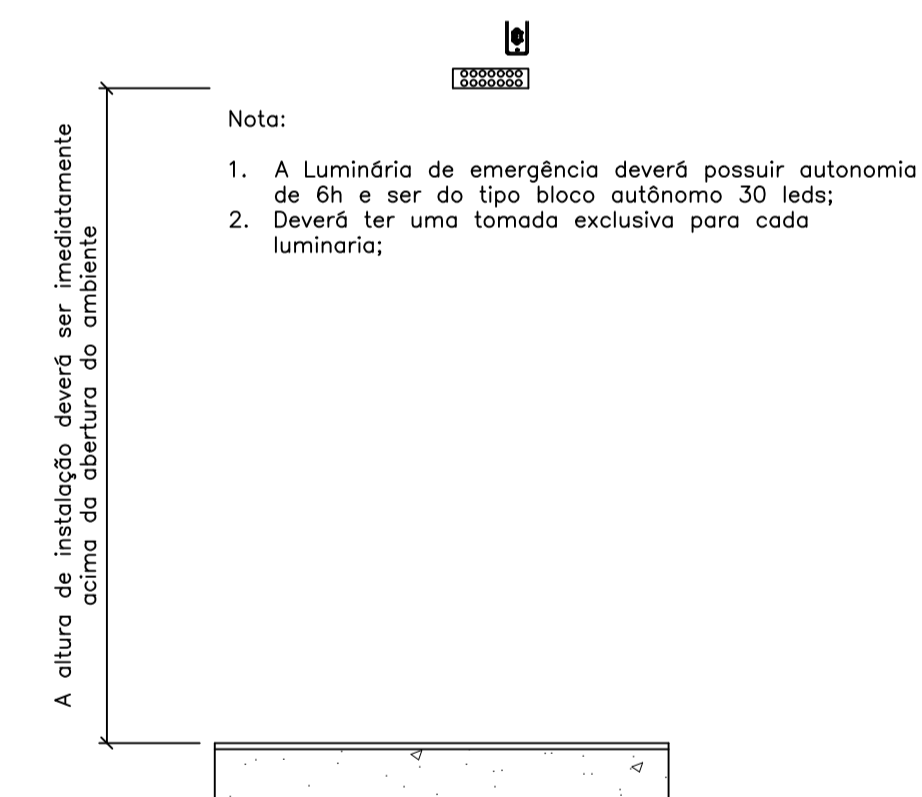

8 I.E.
Escala: 1:25

SISTEMA	SÍMBOLO	DESCRIÇÃO
EXTINTORES	☉ PQS	EXTINTOR DE PÓ QUÍMICO SECO (PQS)
	⊙ H2O -kg	EXTINTOR DE ÁGUA PRESSURIZADA (H2O)
ILUMINAÇÃO DE EMERGÊNCIA	■	BLOCO AUTÔNOMO DE ILUMINAÇÃO DE EMERGÊNCIA
SAÍDAS DE EMERGÊNCIA	SAÍDA	SINALIZAÇÃO DE ABANDONO DE LOCAL, SAL, PLACA INDICATIVA "SAÍDA" COM ILUMINAÇÃO (SETA INDICATIVA CONFORME PLANTA BAIXA)
	P	PLACA INDICATIVA DO NÚMERO DO PAVIMENTO
	PE	PLANTA DE EMERGÊNCIA
	P.A.I.	PISO ANTIDERRAPANTE INCOMBUSTÍVEL
	P.E.	PONTO DE ENCONTRO

PREFEITURA MUNICIPAL DE LAGUNA
Secretaria de Planejamento e Desenvolvimento Econômico e Social
Gestão 2017/2020

REFORMA ASL
ASSOCIAÇÃO DE SURF DE LAGUNA

Projeto: **PROJETO PREVENTIVO CONTRA INCÊNDIO**

Responsável Técnico: **Sabrina Goulart da Silva**
Engenheira Civil - PML

Arquiteto: **Marcus Paulino Teixeira**
Secretário de Planejamento

Data: **02/02**
Junho/2020