

Planta Baixa
Escala 1:50



Planta de Cobertura
Escala 1:50




Lista de materiais - TÉRREO	
Pluvial	
Caixas de Passagem	
Caixa de areia pluvial sem grelha Cl- 60x60cm	2 pc
Caixa de areia pluvial com grelha CLA- 40x40cm	6 pc
PVC Esgoto	
Joelho 90 100 mm	2 pc
Tubo rígido c/ ponta lisa 100 mm - 4"	2.1 m

Legenda de condutos - COBERTURA	
Pluvial	

Lista de materiais - COBERTURA	
Pluvial	
Calha metálica	
Adaptador para bocal semi-circular 100 mm x 100 mm	4 pc
Cabeceira retangular 70 mm x 140 mm	6 pc
Calha retangular 70 mm x 140 mm	27.7 m
PVC Esgoto	
Joelho 90 100 mm	4 pc
Tubo rígido c/ ponta lisa 100 mm - 4"	29.26 m
Tê sanitário 100 mm - 100 mm	2 pc

Legenda - COBERTURA	
	Adaptador para bocal semi-circular s/ terminação
	Cabeceira retangular
	Joelho 90- coluna
	Joelho 90- desce
	Tê sanitário

	Caixa de infiltração pluvial simples
	Caixa de infiltração pluvial com grelha

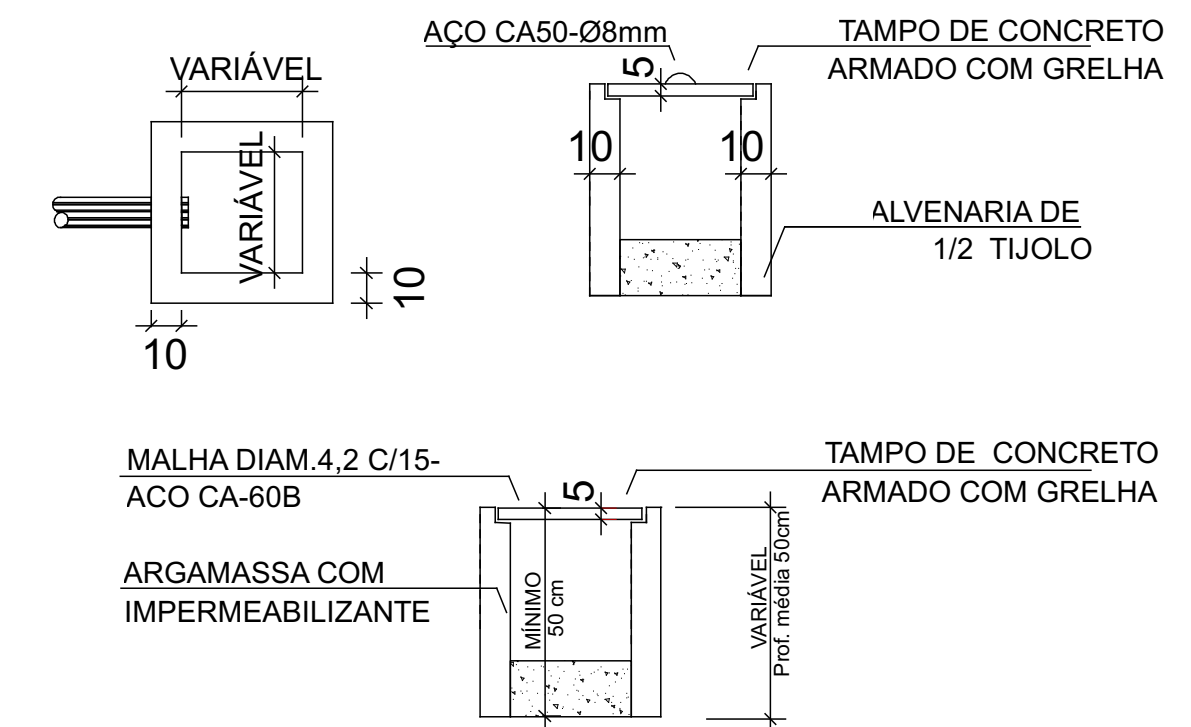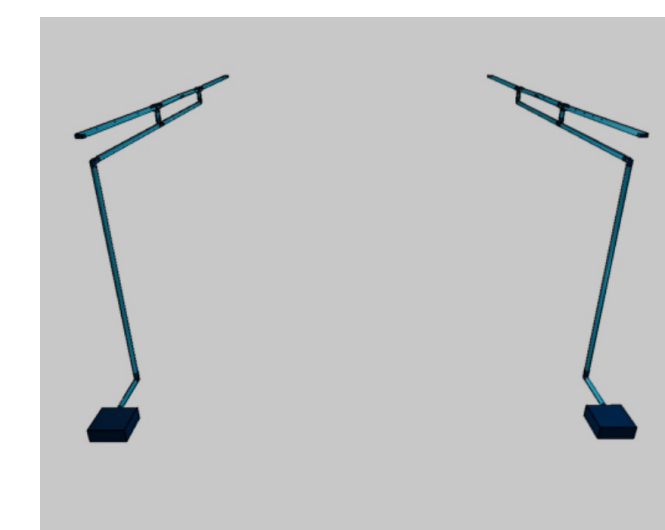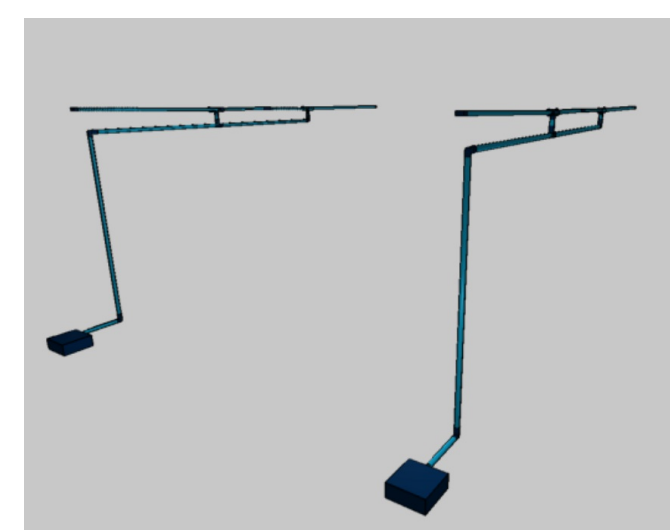

Detalhamento Caixa de Infiltração
S/ Esc.

Aprovações

Contato

48 35270090
 engenharia@realize.arq.br
 arquitetura@realize.arq.br



Responsável Técnico

Rafael Nuernberg
 CREA - SC 129.640-7
 Suellen M. Costa Palmas
 CAU - SC: A69267-0
 EMPRESA = CREA - SC 136340-4

Projeto Educacional

Endereço: Rua Principal Cigana, S/N - Laguna - SC

PROJETO PLUVIAL

Planta de Cobertura
 Planta Baixa
 Tabelas e Legendas
 Imagens Ilustrativas
 Detalhamento

Realize Arquitetura e Engenharia
 CNPJ:12.319.815/0001-17
 CREA-SC 136.340-4

Município de Laguna
 CPF: 82.928.706/0001-82

ÁREA TOTAL

95,25 m²

Escala
 Indicada

Data
 03/03/2023

Prancha
 1 / 1